


ŁĄCZY ARKUSZ 2
ŁĄCZY ARKUSZ 1

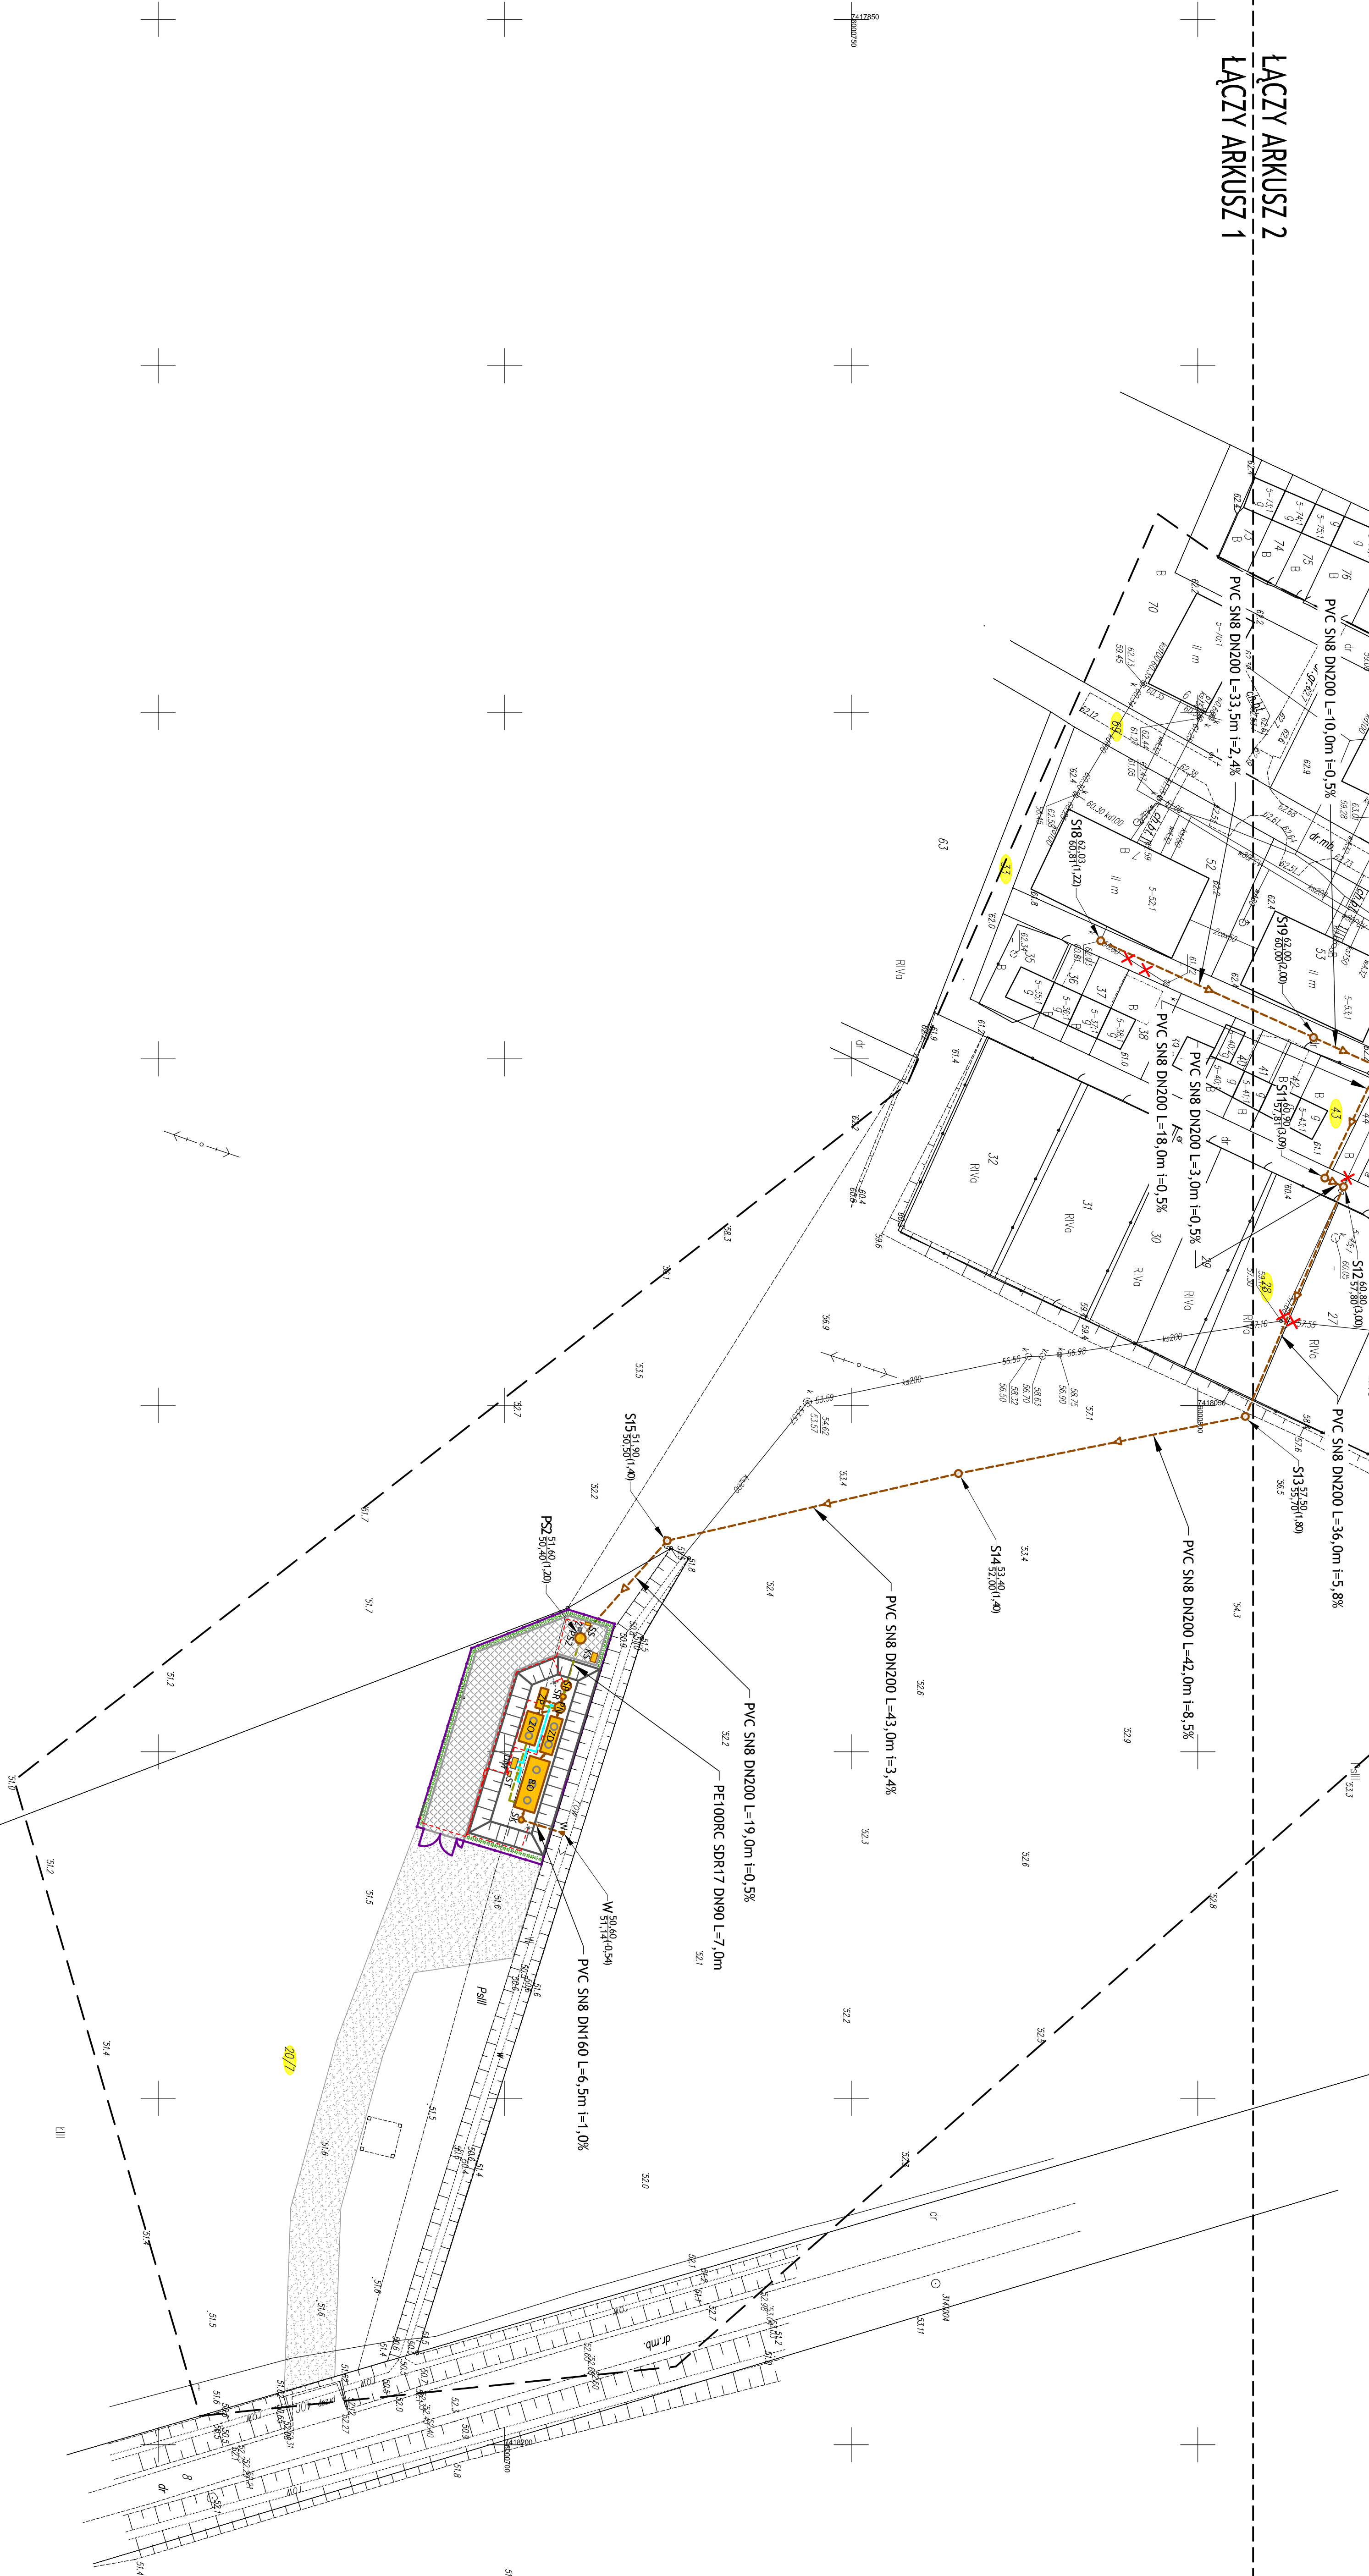

STAROSTA BRANIEWSKI

Nia podstawie art. 28c. ustawy z dnia 17 maja 1989r. Prawo geodezyjne i kartograficzne / Dz. U. z dnia 2010r. nr 193 poz. 1287 z późn. Zmianami/

Informuję, że była przedmiotem?

Dokumentacja Nr Gk. 6630. 15 2017

..... dokumentacji przeprowadzonej w formie:

☒ - spotkania zainteresowanych podmiotów w Starostwie Powiatowym
Rondzik w Braniewie, ul. Kościuski 111

4- za pomocą środków komunikacji elektronicznej


Braniewo dnia
2017.....
Przewodniczący **dyktant** **kierownik**
Uzgodnienia **Dokumentacji** **Projektu**
Sieci Uzbrojenia Terenu

Oświadczenie, że niniejszy dokument został opracowany i zwalidowany przez górnictwo i hutnictwo, mogą realizować zadania operacyjne związane z ewidencją materiałów pasywnego charakteru produkcyjnego.	prowadzi odpowiedzialność z zakresu bezpieczeństwa i higieny pracy	SŁABOŚĆ POLITYKI DRAPIEŃSKIEŁĘD	2017-04-06	Data wpisania operacji techniczno-organizacyjnej do ewidencji zasobów	Data, miejsce, numer uprawnień wydanych na podstawie przepisów - jedyne uprawnienie - górnictwa i hutnictwa	1160	GOSPODARSTWO WYKONANIE PRAC WYKONANIE PRAC
---	--	------------------------------------	------------	---	---	------	--

ZAKŁAD KOMUNALNY WILCZĘTA
WPŁ. 2017-04-06
Nr

- LEGENDA:**
- Proj.: kanalizacja sanitarna pompowa
 - Proj.: kanalizacja sanitarna pompa - przewiert
 - Proj.: kanalizacja sanitarna grawitacyjna
 - Proj.: studnia kanalizacji DN1000mm
 - Proj.: urządzenie oczyszczalni ścieków
 - Proj.: ogrodzenie oczyszczalni
 - Proj.: nawierzchnia utwardzona
 - Proj.: zieleni, izolacyjna i nasadzenia drzew
 - Elementy istniejące stłecz do usunięcia
 - Proj.: przewody elektryczne
 - Stłup oświetleniowy - 2 oprawy + kamera
 - Stłup oświetleniowy - 1 oprawa + kamera

 Oświadczam, że treść mapy, na której wykonano niniejszy projekt jest zgodna z treścią mapy zasadniczej posadowionej przez organ prowadzący państwowy zespół geodezyjny i kartograficzny. Identyfikator ewidencyjny materiału zasobu: P. 2802. 2017. 141.



www.san-system.com.pl
e-mail: biuro@san-system.com.pl

WYKONAWCA:

SAN-SYSTEM
 ul. Akropolis 30A
 15-400 Olecko

OBIEKT: Budowa i oddanie do użytku obiektu w miejscowości Góry wiejskie, Budowa sieci kanalizacyjnej (sanitarnej) i wodociągowej (kolejność w Wykazach, Wzręca 8a, 1+405 Wzręca 8a)

TEMAT: Projekt zagospodarowania terenu

Projektant	Inicjator	Nr uprawnień	Data	Podpis
Ernest Szustowski	mgr inż. Karol Budowski	WM/0079/PQCS/04	maj 2017r.	
Sprawdzający Ernest Szustowski	mgr inż. Kamili Pieczyński	WM/0155/PWOS/15	maj 2017r.	
Asystent projektanta Ernest Szustowski	mgr inż. Grzegorz Oś		maj 2017r.	
Projektant Ernest Szustowski	mgr inż. Barbara Waleczek	SW/1339/80	maj 2017r.	

Skala
1:300

Nr rys. 1
Arkusz 2